

SYTUACYJNO- WYSOKOŚCIOWA

SKALA 1:500

Z geodezyjną inwentaryzacją
urzędzieli podziemi

MAPA SŁUŻY DO CELÓW PROJEKTOWYCH

KERG 14.35-4.39/2012

Stan aktualny na dzień: 23.10.2012

Arkusz mapy: 123.34.1.14.4, 192, 201, 203, 204, 251

Układ współrzędnych: 1965

Poziom odniesienia: Kronstadt 60

Wykonali:

Przedsiębiorstwo Wielobranżowe

Usługi Geodezyjne

"GEOPOOL" Daniel Karp

97-200 Tomaszów Maz., ul. św. Antoniego 18

tel. 0 609 765 554

NIP 773-719-60-78 REGON 140162544

ARZĘDZA UPRAWNIONY

Daniel Karp

inż. w bud.

UWAGA: GRANICE WYKREŚLONO WEDŁUG EVIDENCJI GRUNTÓW
M TOMASZÓW MAZ
NIE SPRAWDZANO SŁUŻEBNOŚCI GRUNTOWEJ

OZNACZENIA:

- zakres opracowania
- otwór geologiczny


Projektowane uzbrojenie:

- kanalizacja sanitarna
- odgałęzienia kanalizacji sanitarnej
- studnia kanalizacji sanitarnej
- rura ochronna

- kanalizacja sanitarna wg odrębnego pozwolenia na budowę
- rurociąg tłoczny kanalizacji sanitarnej wg odrębnego pozwolenia na budowę
- odgałęzienia kanalizacji sanitarnej wg odrębnego pozwolenia na budowę
- pompownia P3 - (tłocznia) wg odrębnego pozwolenia na budowę
- projektowany kabel zasilający wg odrębnego pozwolenia na budowę
- rury ochronne dwudzielne Ø110mm - na kablach telefonicznych

Istniejące uzbrojenie:

- wodociąg
- kabel energetyczny
- kabel telekomunikacyjny
- kanalizacja sanitarna
- kanalizacja deszczowa

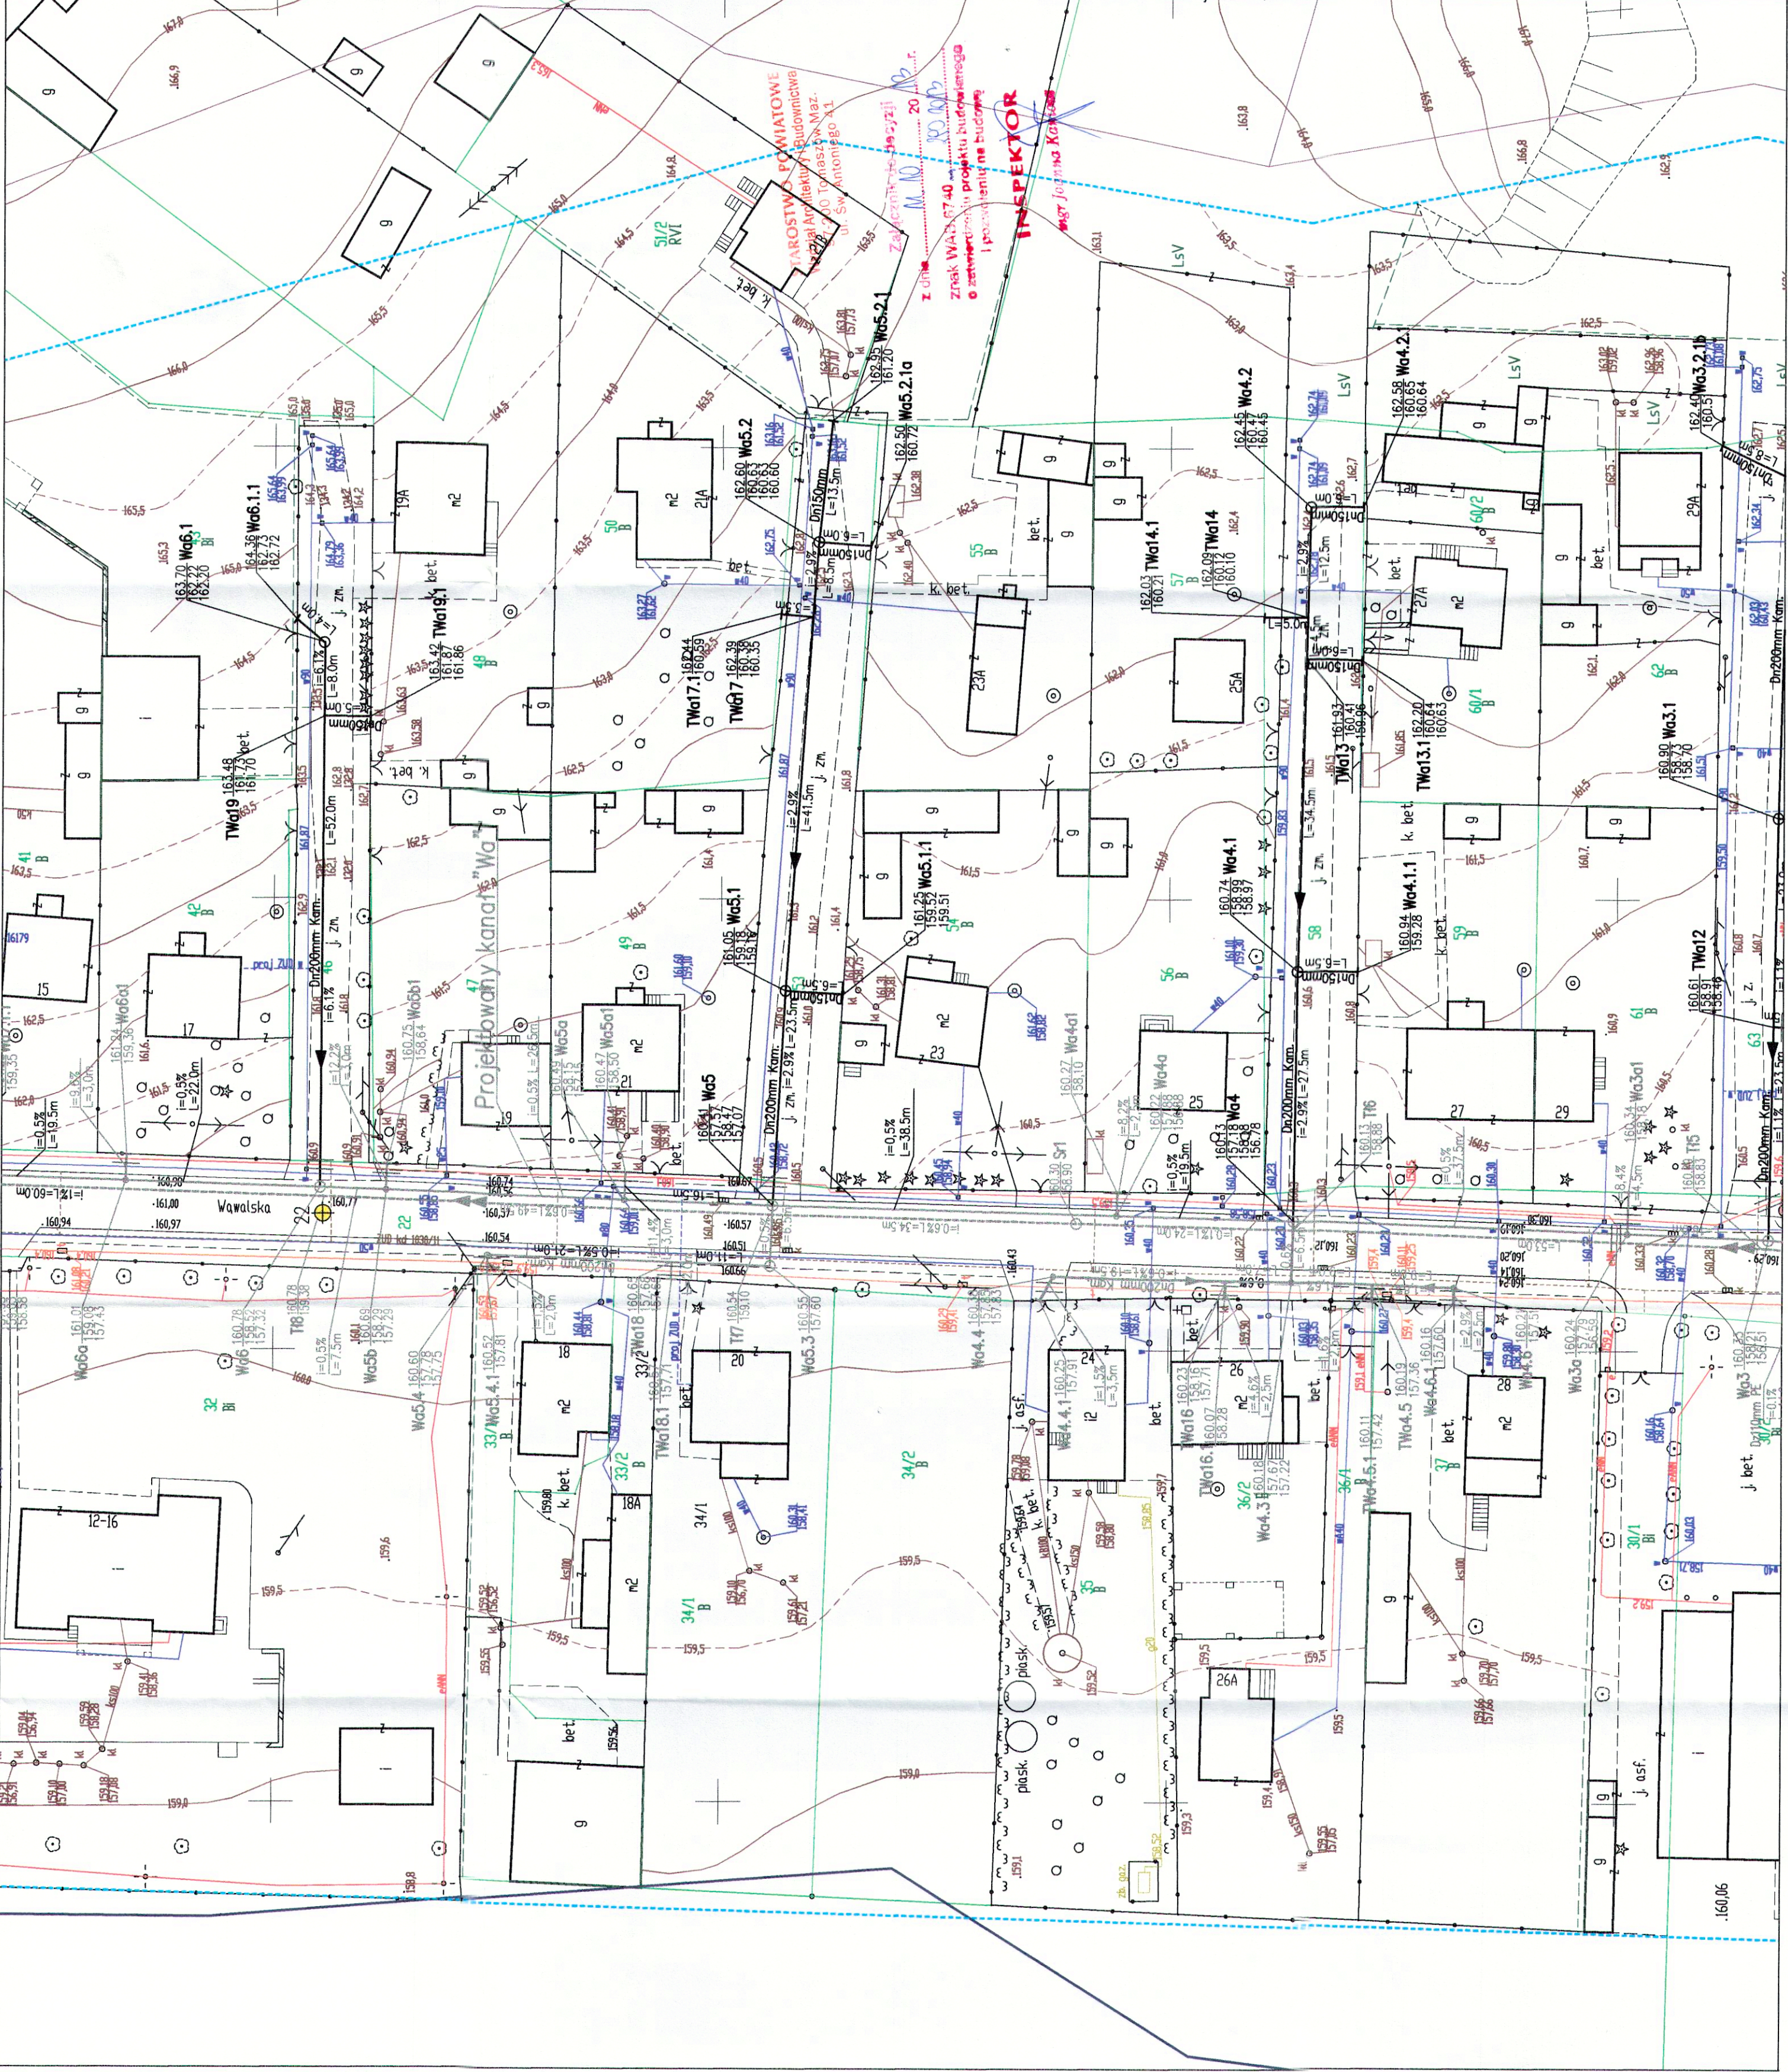

Starosta Tomaszowski
Wydział Geodezji i Gospodarki Nieruchomościami
Powiatowy Ośrodek Dokumentacji
Geodezyjnej i Kartograficznej
W celu aktualizacji mapy
zobowiązany jest do
złożenia pozwolenia na budowę
zgodnie z art. 17 ust. 1 pkt 1
ustawy z dnia 17.05.1989 - Prawo geodezyjne
i kartograficzne. Rozporządzenie Ministra
Spraw Wewnętrznych i Administracji z dnia
15.06.1998 (Dziennik Urzędowy nr 45, poz. 465)

Tomaszów Maz. 03.08.2017

Zap. STARSZYSTWA

Robert Helman
Geodeta w Wydziale Geodezji
i Gospodarki Nieruchomościami
Wydział Architektury i Budownictwa
97-200 Tomaszów Maz.,
ul. św. Antoniego 41

ie wykluca się ismienia w terenie
lanych nie wykazanych na niniejszej
mapie urządzeń podziemnych, które
nie były zgłoszone do inwentaryzacji

Wzrosty danych geodezyjnych ustalonych w
zgodzie z art. 17 ust. 1 pkt 1
ustawy z dnia 17.05.1989 - Prawo geodezyjne
i kartograficzne. Rozporządzenie Ministra
Spraw Wewnętrznych i Administracji z dnia
15.06.1998 (Dziennik Urzędowy nr 45, poz. 465)

URZĄD MIASTA
w Tomaszowie Maz.,
ul. PCW 10/16
Wydział Inżynierii i Budownictwa

Uzgodniono
projekt budowlany

29-05-13
/ data /

Zes Nareszlika
Wydział Inżynierii i Budownictwa
mgr inż. Józef Józef

UZGODNIONO
w Zarządzie Drogowym
w Tomaszowie Maz.

ZESPÓŁ PROJEKTOWY PROJEKTANT WIODĄCY	IMIĘ I NAZWISKO mgr inż. Katarzyna Gumola	DATA 12.02.13	PODPIS [Podpis]
PROJEKTOWAŁ	mgr inż. Karimierz Gajda	kwiecień 2013	
OPRACOWAŁ	Bożena Tomczak	kwiecień 2013	
SPRAWDZIŁ	mgr inż. Iwona Wadowska	kwiecień 2013	
LIDER	SYNKRET S.A. ul. Szolty Ryckie 22k 41 - 909 Bytom tel. 32 388 61 40 fax. 32 388 61 31	kwiecień 2013	
ZAMAWIAJĄCY	ZAKŁAD GOSPODARKI WODNO-KANALIZACYJNEJ W TOMASZOWIE MAZOWIECKIM SP. z o.o. ul. Kępy 25/7-300 Tomaszów Maz.		
INWESTYCJA	Projektowanie i budowa kanalizacji sanitarnej dla zadania 77- objętego Projektem pt. "Modernizacja oczyszczalni ścieków i skanalizowanie części aglomeracji Tomaszowa Mazowieckiego" współfinansowanego ze środków Unii Europejskiej - Program Operacyjny Infrastruktura i Środowisko 2007-2013 pod numerem CC12007P1.61.P0002		
OBIEKT	Budowa sieci kanalizacji sanitarnej dla części Dyrwin ulic: Witosła, Hojowskiego, Działkowskiego, Kalużyńskiego, Łożńskiego, Płoczyńskiego, Solskiego, 25 Pułku AK, Wąpalska		
STADIUM	ETAP II - PROJEKT BUDOWLANY		
NAZWA RYSUUNKU	PROJEKT ZAGOSPODAROWANIA TERENU - cz.1	2.1	1:500