

woj. łódzkie
pow. Tomaszowski
gm. 101601_1 Tomaszów Maz
obr. 101601_10014
obr. 101601_10021
dz. według zakresu
ul. Andrzejka, Aliny

MAPA
SYTUACYJNO- WYSOKOŚCIOWA
SKALA 1:500
Z geodezyjną inwentaryzacją
urządzeń podziemnych

MAPA SŁUŻY DO CELÓW PROJEKTOWYCH
KERG 1435-308/2012
Stan aktualny na dzień: 23.10.2012
Arkusz mapy: 123.34.1084, 093, 132, 141
Układ współrzędnych: 1965
Poziom odniesienia: Kronsztadt 60



Wykonali:
Pracownia Geodezyjna
Usługi Geodezyjne
"GEOPOL" Daniel Karp
57 200 Tomaszów Maz. ul. św. Antoniego 18
tel. 0 609 765 554
NIP 773-219-50-75 REGON 100162544

OZNACZENIA:
- zakres aktualizacji geodezyjnej TOMASZÓW MAZ
- zakres opracowania
- otwór geologiczny
- nr działki inwestycyjnej

Projektowane uzbrojenie:
- przyłącze wodociągowe
- budynek kontenerowy pompowni ścieków
- kontener garażowy dla agregatu prądotwórczego
- zieleni izolacyjna - drzewa zimozielone

Istniejące obiekty
- słup wraz z oprawą oświetleniową
- złącze pomiarowe

Istniejące uzbrojenie:
- wodociąg
- kabel energetyczny
- kabel telekomunikacyjny
- kanalizacja sanitarna
- kanalizacja deszczowa

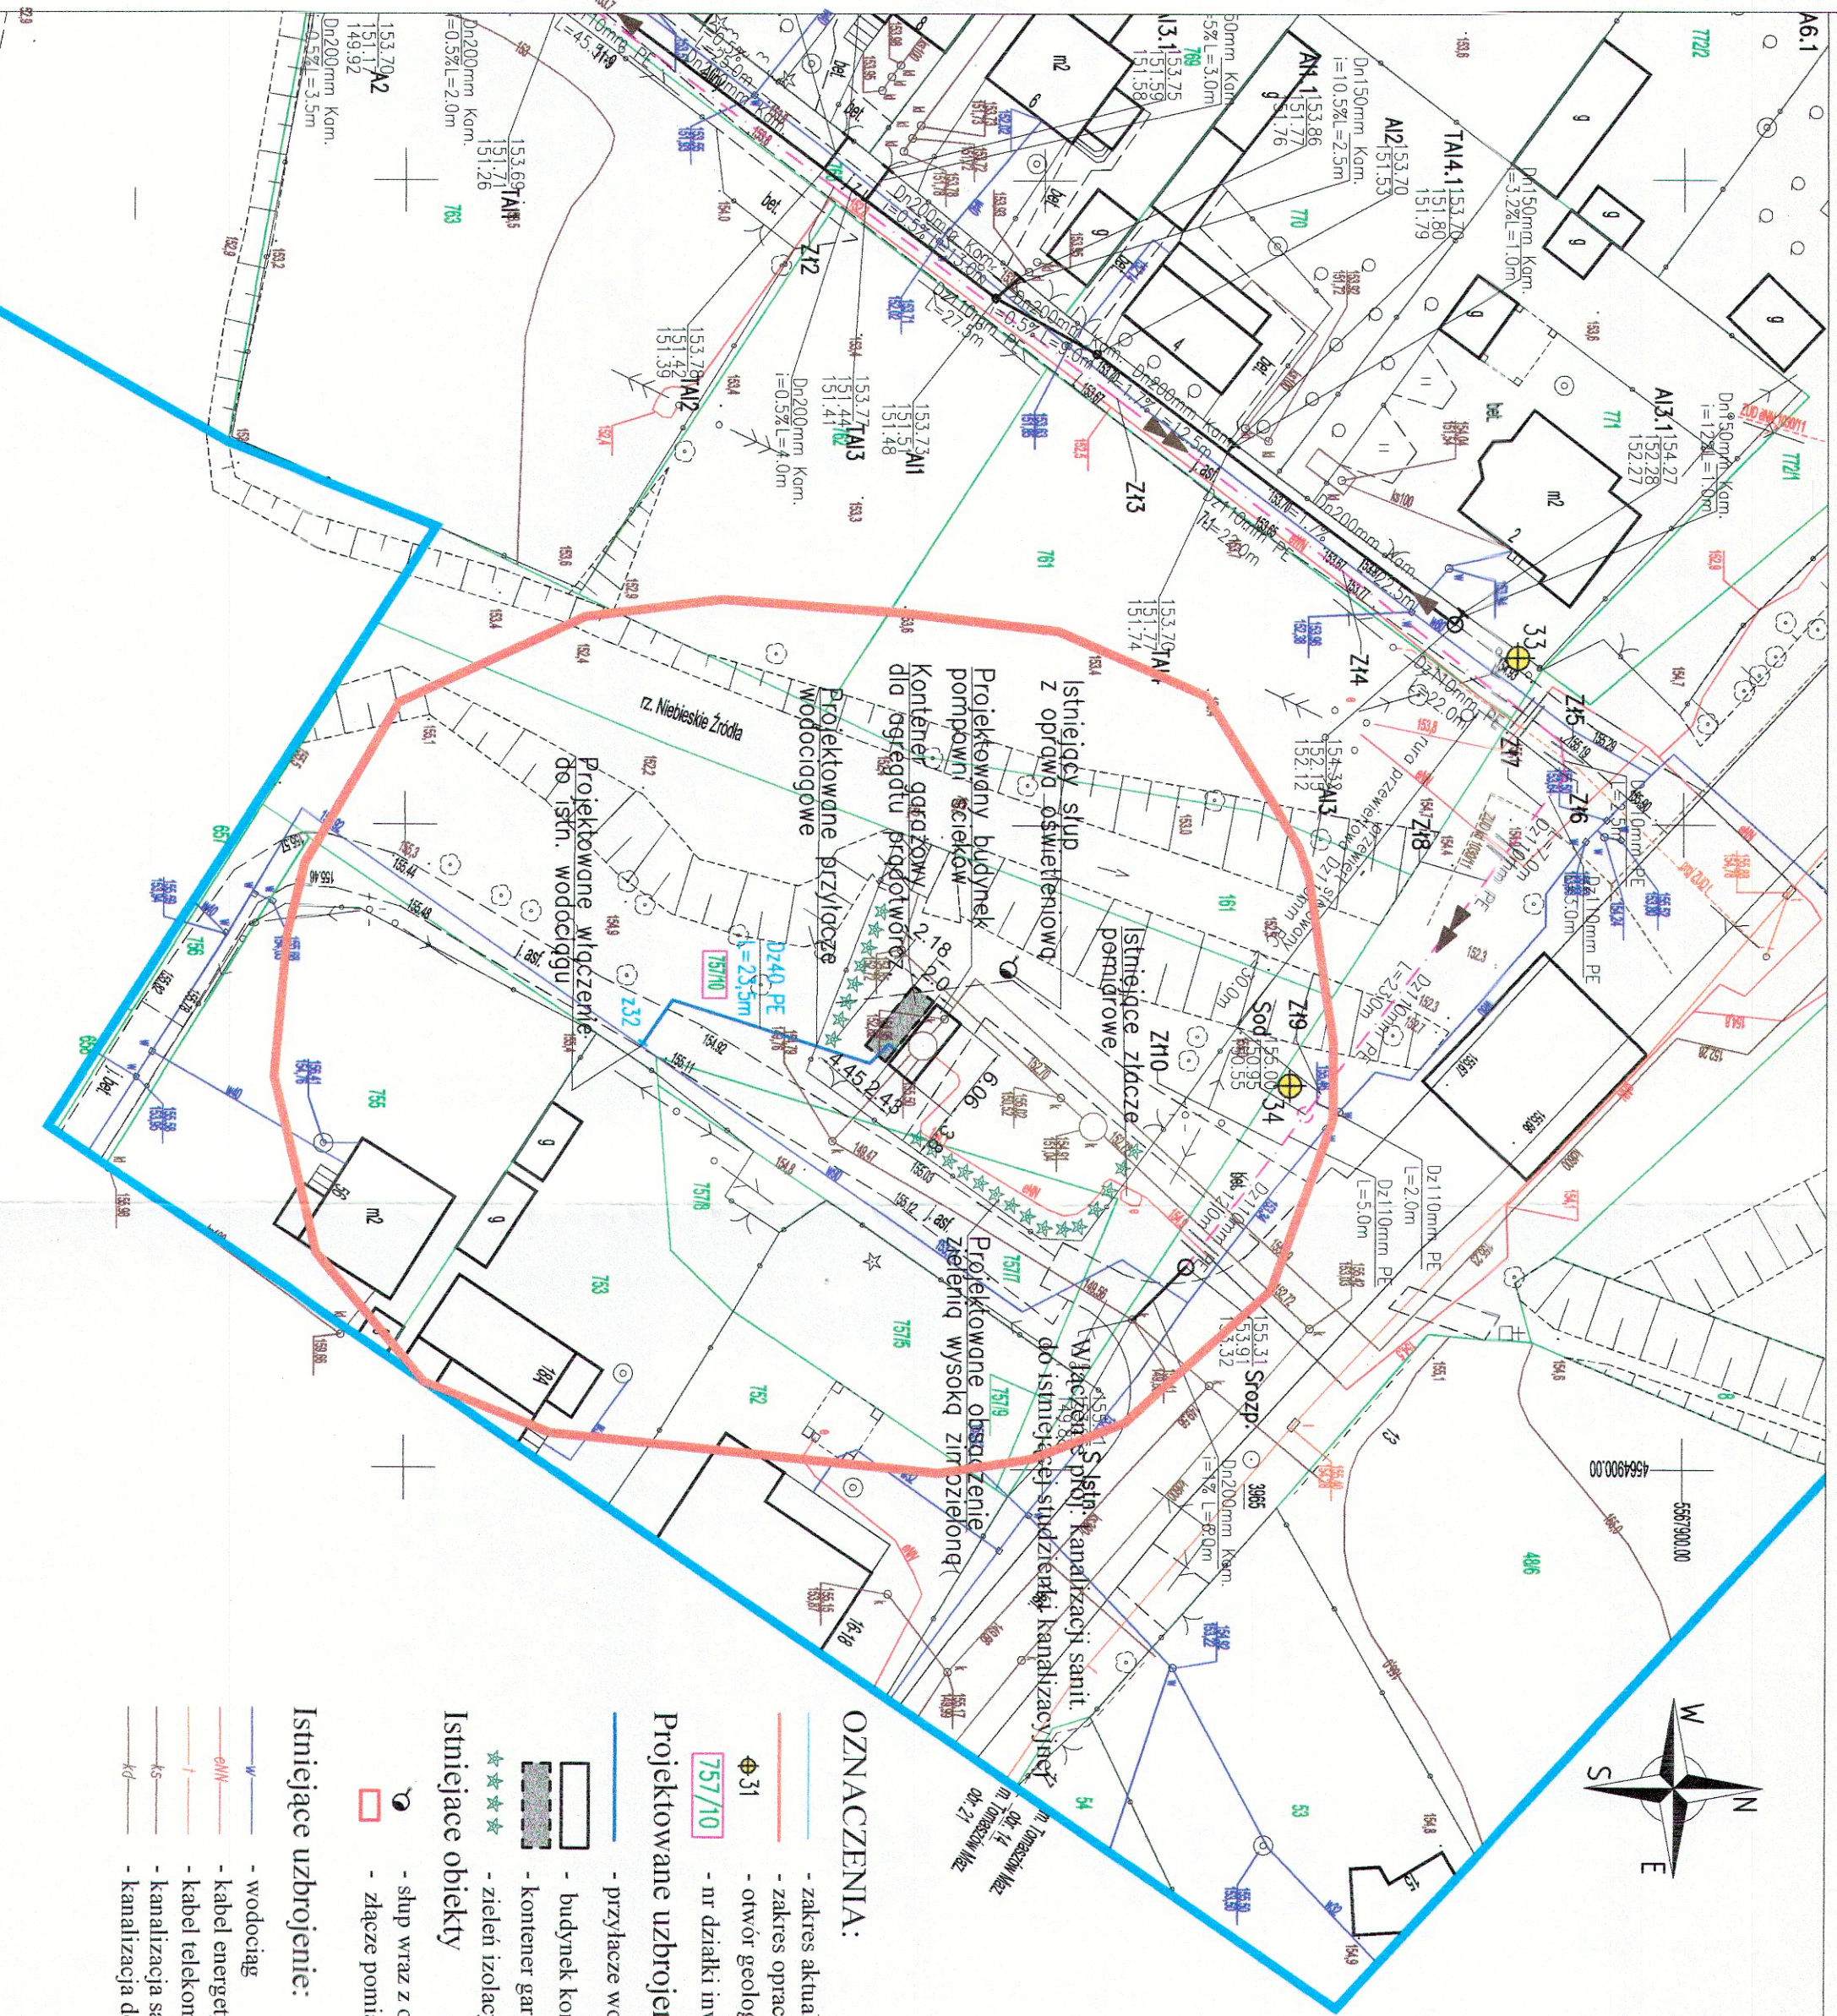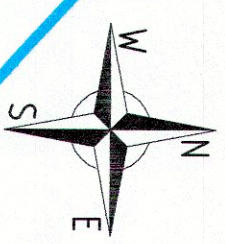

Starosta Tomaszowski
Wydział Geodezji i Gospodarki Nieruchomościami
Powiatowy Ośrodek Dokumentacji
Geodezyjnej i Kartograficznej
Miejscowość: Tomaszów Mazowski
Data: 07.11.2012
Robert H...
Geodeta w Wydziale Geodezji
i Gospodarki Nieruchomościami

Wzrosty osadników geodezyjnych podlegających obrotowi
z dnia 17.06.1989 - Prawo Geodezyjne
Kartograficzne: Rozporządzenie Ministra
Spraw Wewnętrznych i Administracji z dnia
14.12.1998 - Rozporządzenie w sprawie obrotu
dokumentacji geodezyjnej

Jeżeli wyklucza się istnienie w terenie
liniowych nie wykazanych na niniejszej
mapie urządzeń podziemnych, które
nie były zgłoszone do inwentaryzacji

ZESPÓŁ PROJEKTOWY	IMIE I NAZWISKO	NR UPRAWNIEN	DATA	PODPIS
PROJEKTANT	mgr inż. K. Gąmota	SLK.0392/PWOS.04	Wrzesień 2013	
OPRACOWAŁ	inż. T. Furtek	OPL.0362/PWOC.07	Wrzesień 2013	
SPRAWDZIŁ	inż. Cz. Dąbrowski	328.88 Op	Wrzesień 2013	
LUDER				
ZAMAWIAJĄCY	SYNKRET S.A. ul. Szary Rytyński 22k 41 - 909 Bytom tel.: 32 388 61 40 fax.: 32 388 61 31	PARTNER		
INWESTYTOR	Projektowanie i budowa kanalizacji sanitarnej dla zadania 7 ^o objętego Projektem pt. „Modernizacja oczyszczalni ścieków i skanalizowanie części aglomeracji Tomaszowa Mazowieckiego” współfinansowanego ze środków Unii Europejskiej - Program Operacyjny Infrastruktura i Środowisko 2007-2013 pod numerem CP12007PL161P0002			
OBIEKT	Rozbudowa przepompowni ścieków przy ul. Białobrzkiej			
STADIUM	ETAP III - PROJEKT WYKONAWCZY			
NAZWA RYSUNKU	PROJEKT ZAGOSPODAROWANIA TERENU			
SKALA RYSUNKU	1:500			